

PLANTA ALTA

SIMBOLOGIA:

- SALIDA DE VOZ Y DATOS EN PISO.
- SALIDA DE VOZ Y DATOS EN MURO.
- TUBOS DE P.V.C. PESADO DE 4" DE DIAMETRO
- REGISTRO TELEFONICO DE 56X56X14 COLOCADO EN MURO
- TUBO CONDUIT PARED DELGADA GALVANIZADO POR PLAFON O MURO.
- TUBO CONDUIT PVC PESADO POR PISO AHOGADO EN CONCRETO O DIRECTAMENTE ENTERRADO.
- CAJA DE REGISTRO GALVANIZADA 30X30 CM.
- CAJA DE REGISTRO GALVANIZADA 20X20 CM.

NOMENCLATURA DE CABLEADO

- ① 2-utp nivel 5 T-21mm ø.
- ② 4-utp nivel 5 T-27mm ø.
- ③ 6-utp nivel 5 T-27mm ø.
- ④ 18-utp nivel 5 T-53mm ø.
- ⑤ 20-utp nivel 5 T-53mm ø.
- ⑥ 20-utp nivel 5 T-100mm ø.





TRIBUNAL SUPERIOR DE JUSTICIA DEL ESTADO
CONSEJO DE LA JUDICATURA

DIRECCION DE CONSTRUCCION Y REMODELACION DE INMUEBLES

MAGISTRADO PRESIDENTE:
DR. JUAN GABRIEL COUTIÑO GOMEZ

OFICIAL MAYOR:
LIC. ELVAS DOMINGUEZ ESPINOZA

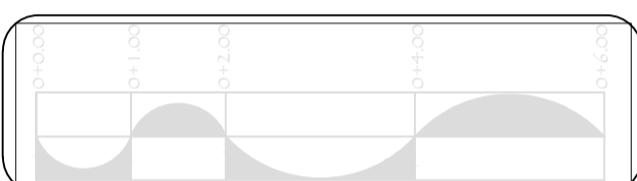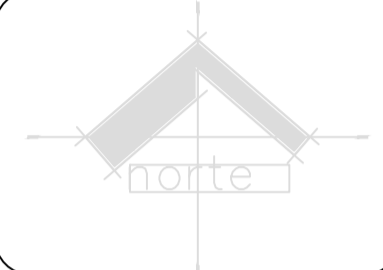

SELLOS DE AUTORIZACION:

SUPERFICIE TERRENO 2,090.362 m ²	SUPERFICIE A CONSTRUIR: 440.46 M2 PLANTA BAJA 412.35 M2 PLANTA ALTA 852.77 M2 TOTAL	SUPERFICIE LIBRE: 1,237.592 M2 TOTAL
--	--	---

PROYECTO: **CENTRO DE JUSTICIA ALTERNATIVA**
UBICACION: ANEXO AL PALACIO DE JUSTICIA DEL SOCONUZZO, EN EL MUNICIPIO DE TAPACHULA, CHIAPAS.

PLANO: **VOZ DATOS TELEFONIA**
VOZ Y DATOS PLANTA ALTA

AUTORIZO: **ARQ. CARMEN ORTIZ BUJAZIDAR**

PROYECTO: **ING. ALFREDO BARAJAS CAMPOS**

FIRMA DEL PERITO: **CLAVE DEL PLANO: VDT-02**

TIPO DE OBRA: **NUEVA**
ESCALA: **1:75**
ACOTACION: **METROS**
FECHA: **MARZO - 2012**